




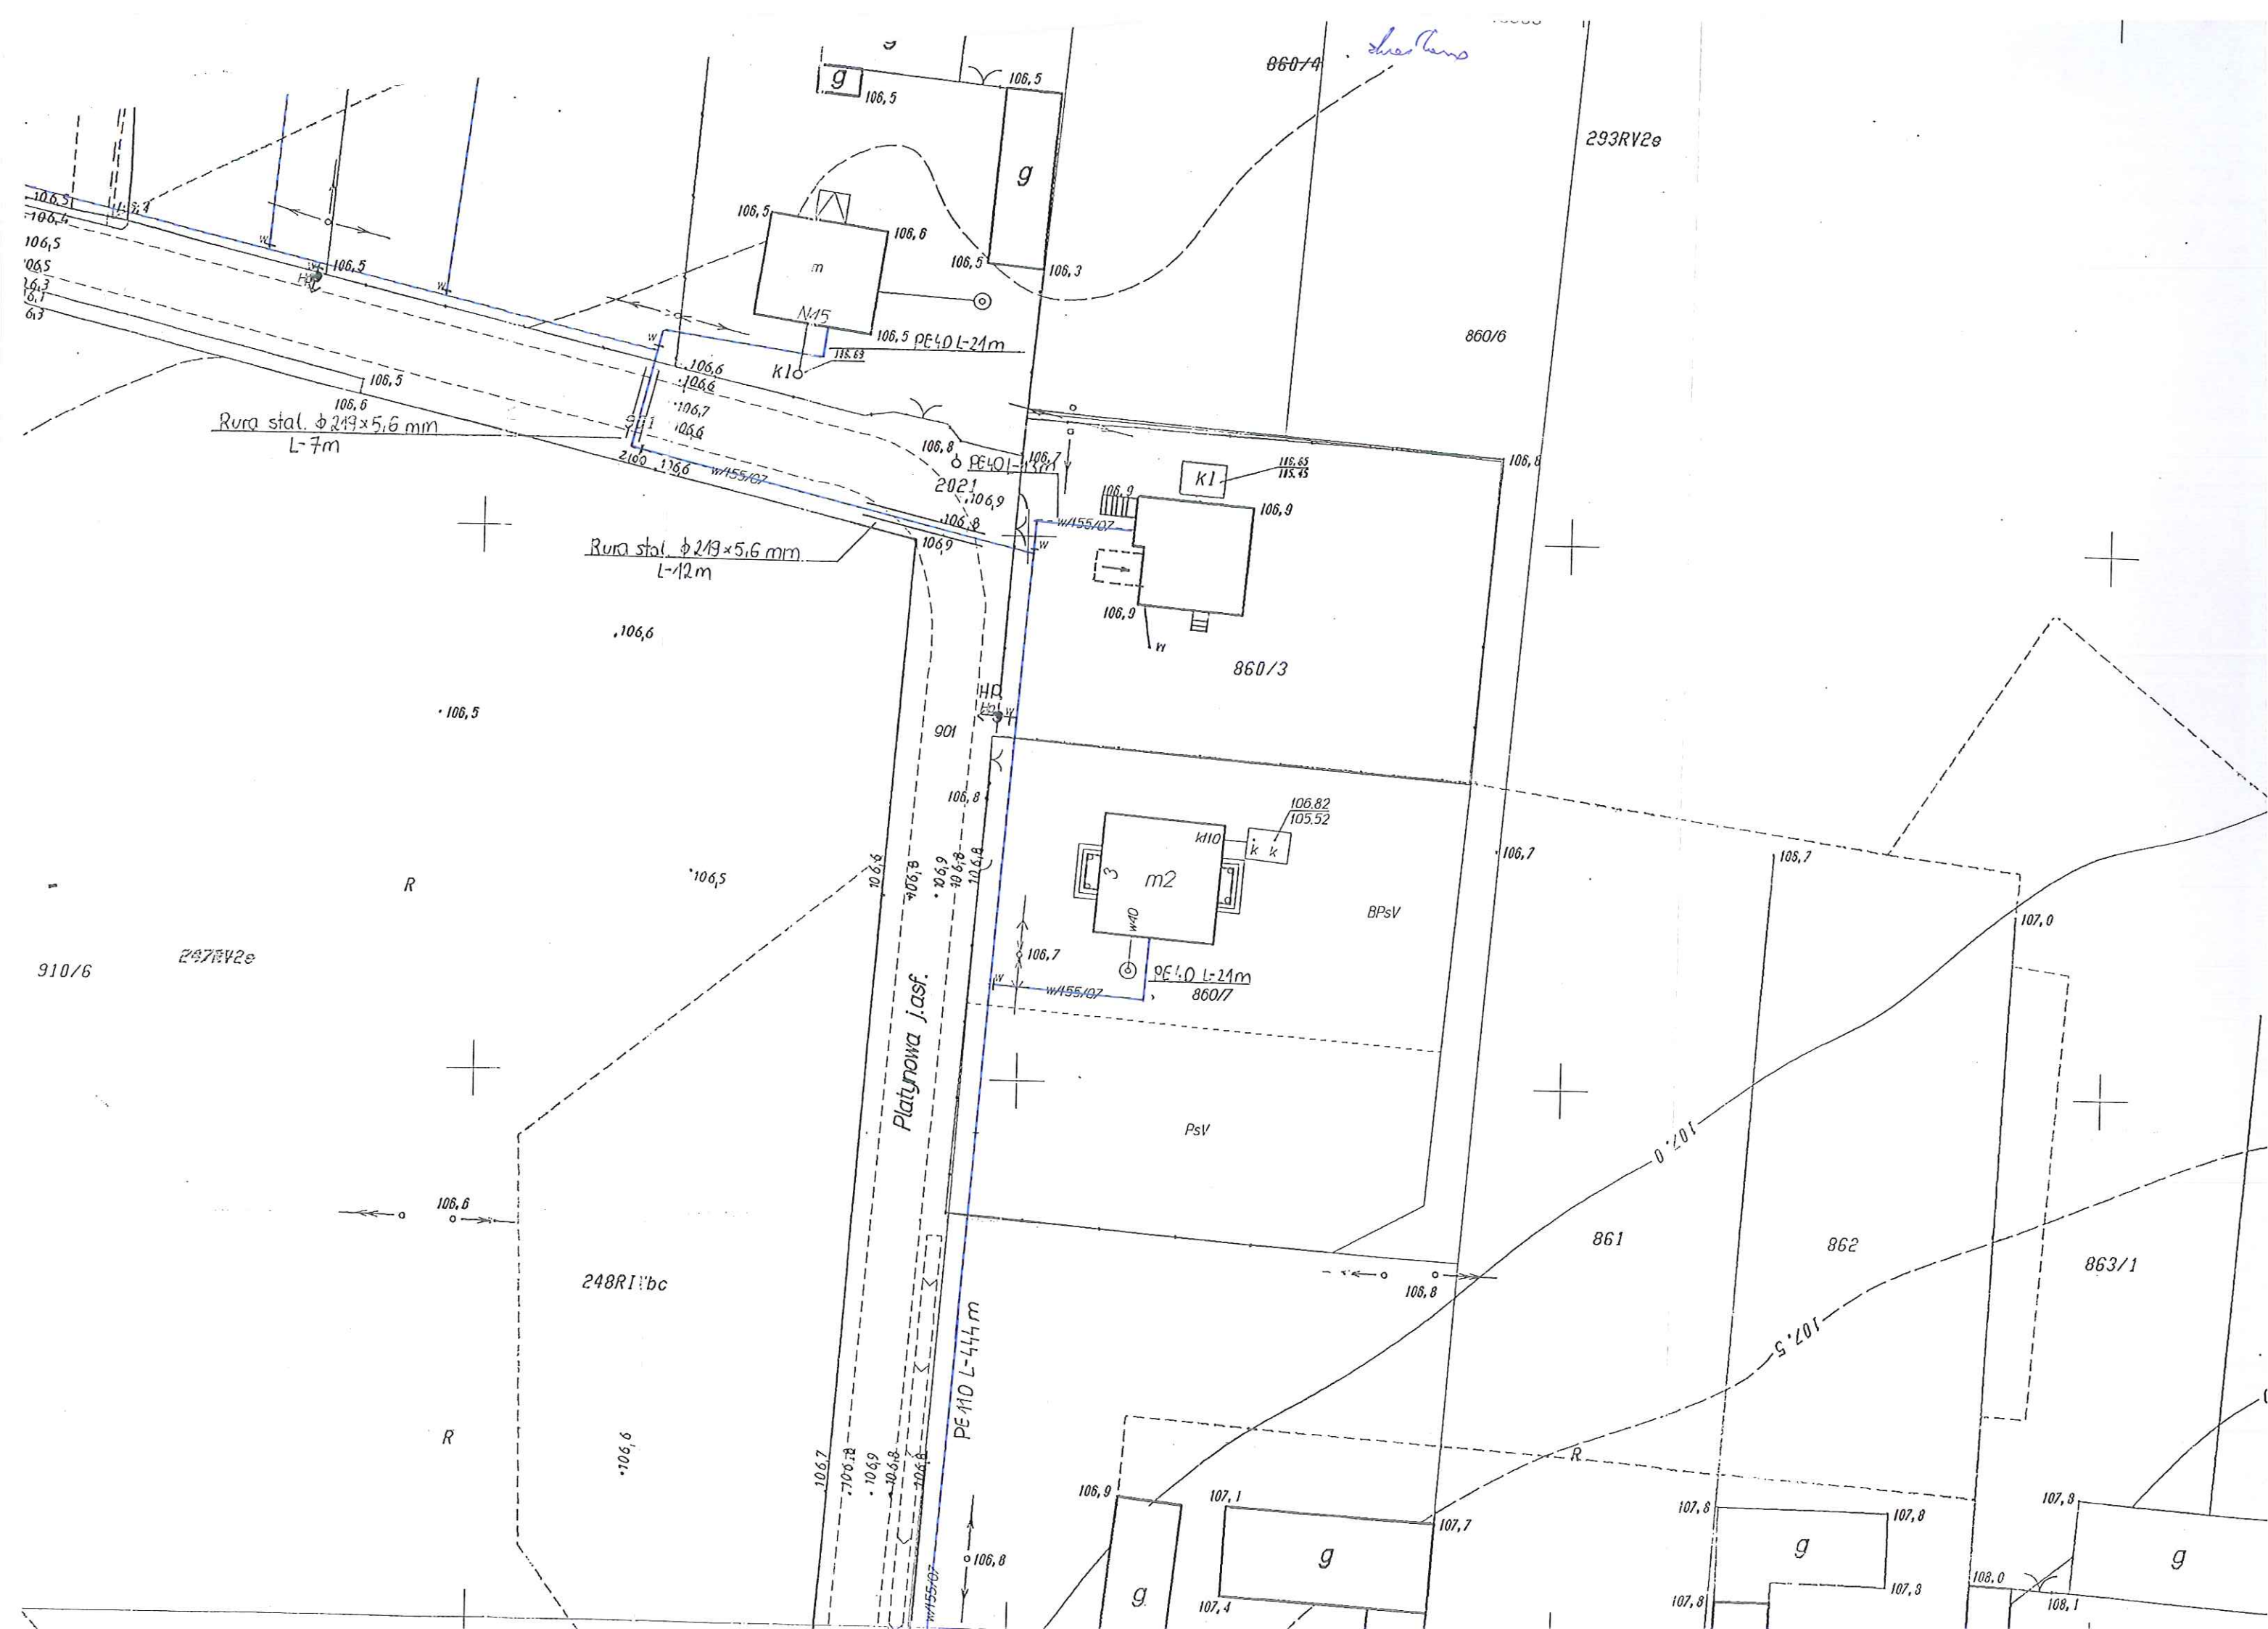

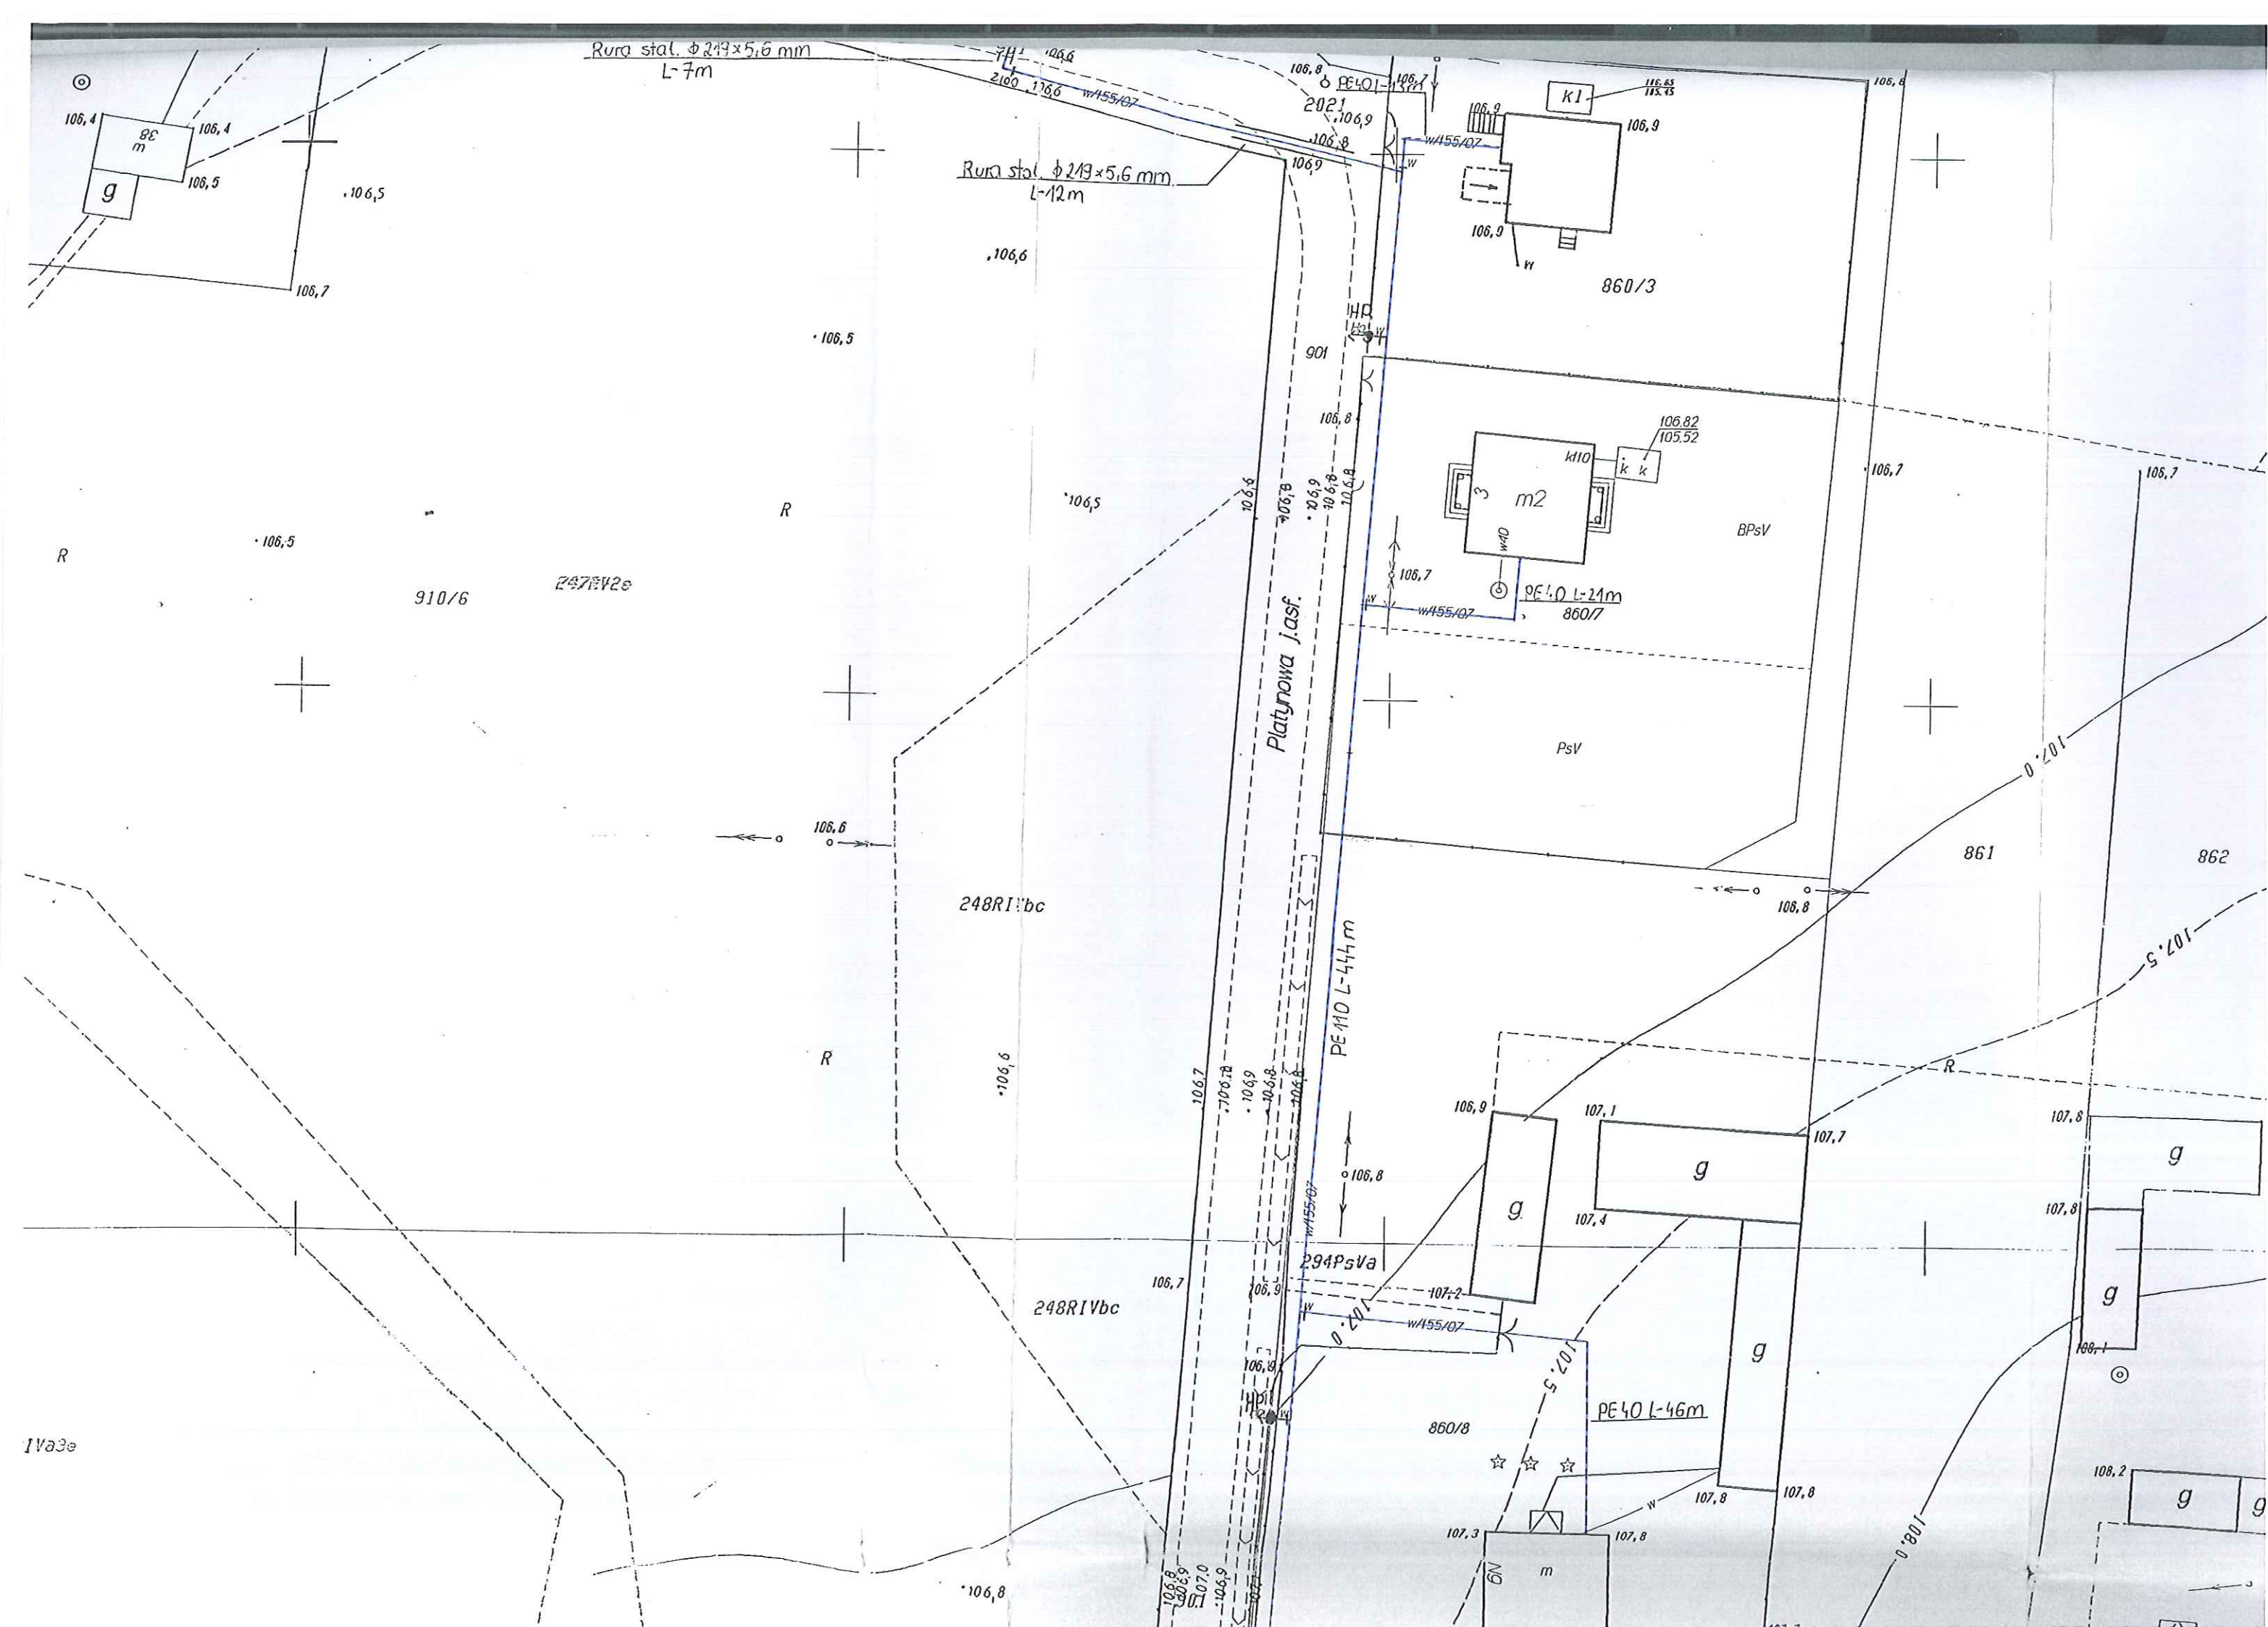

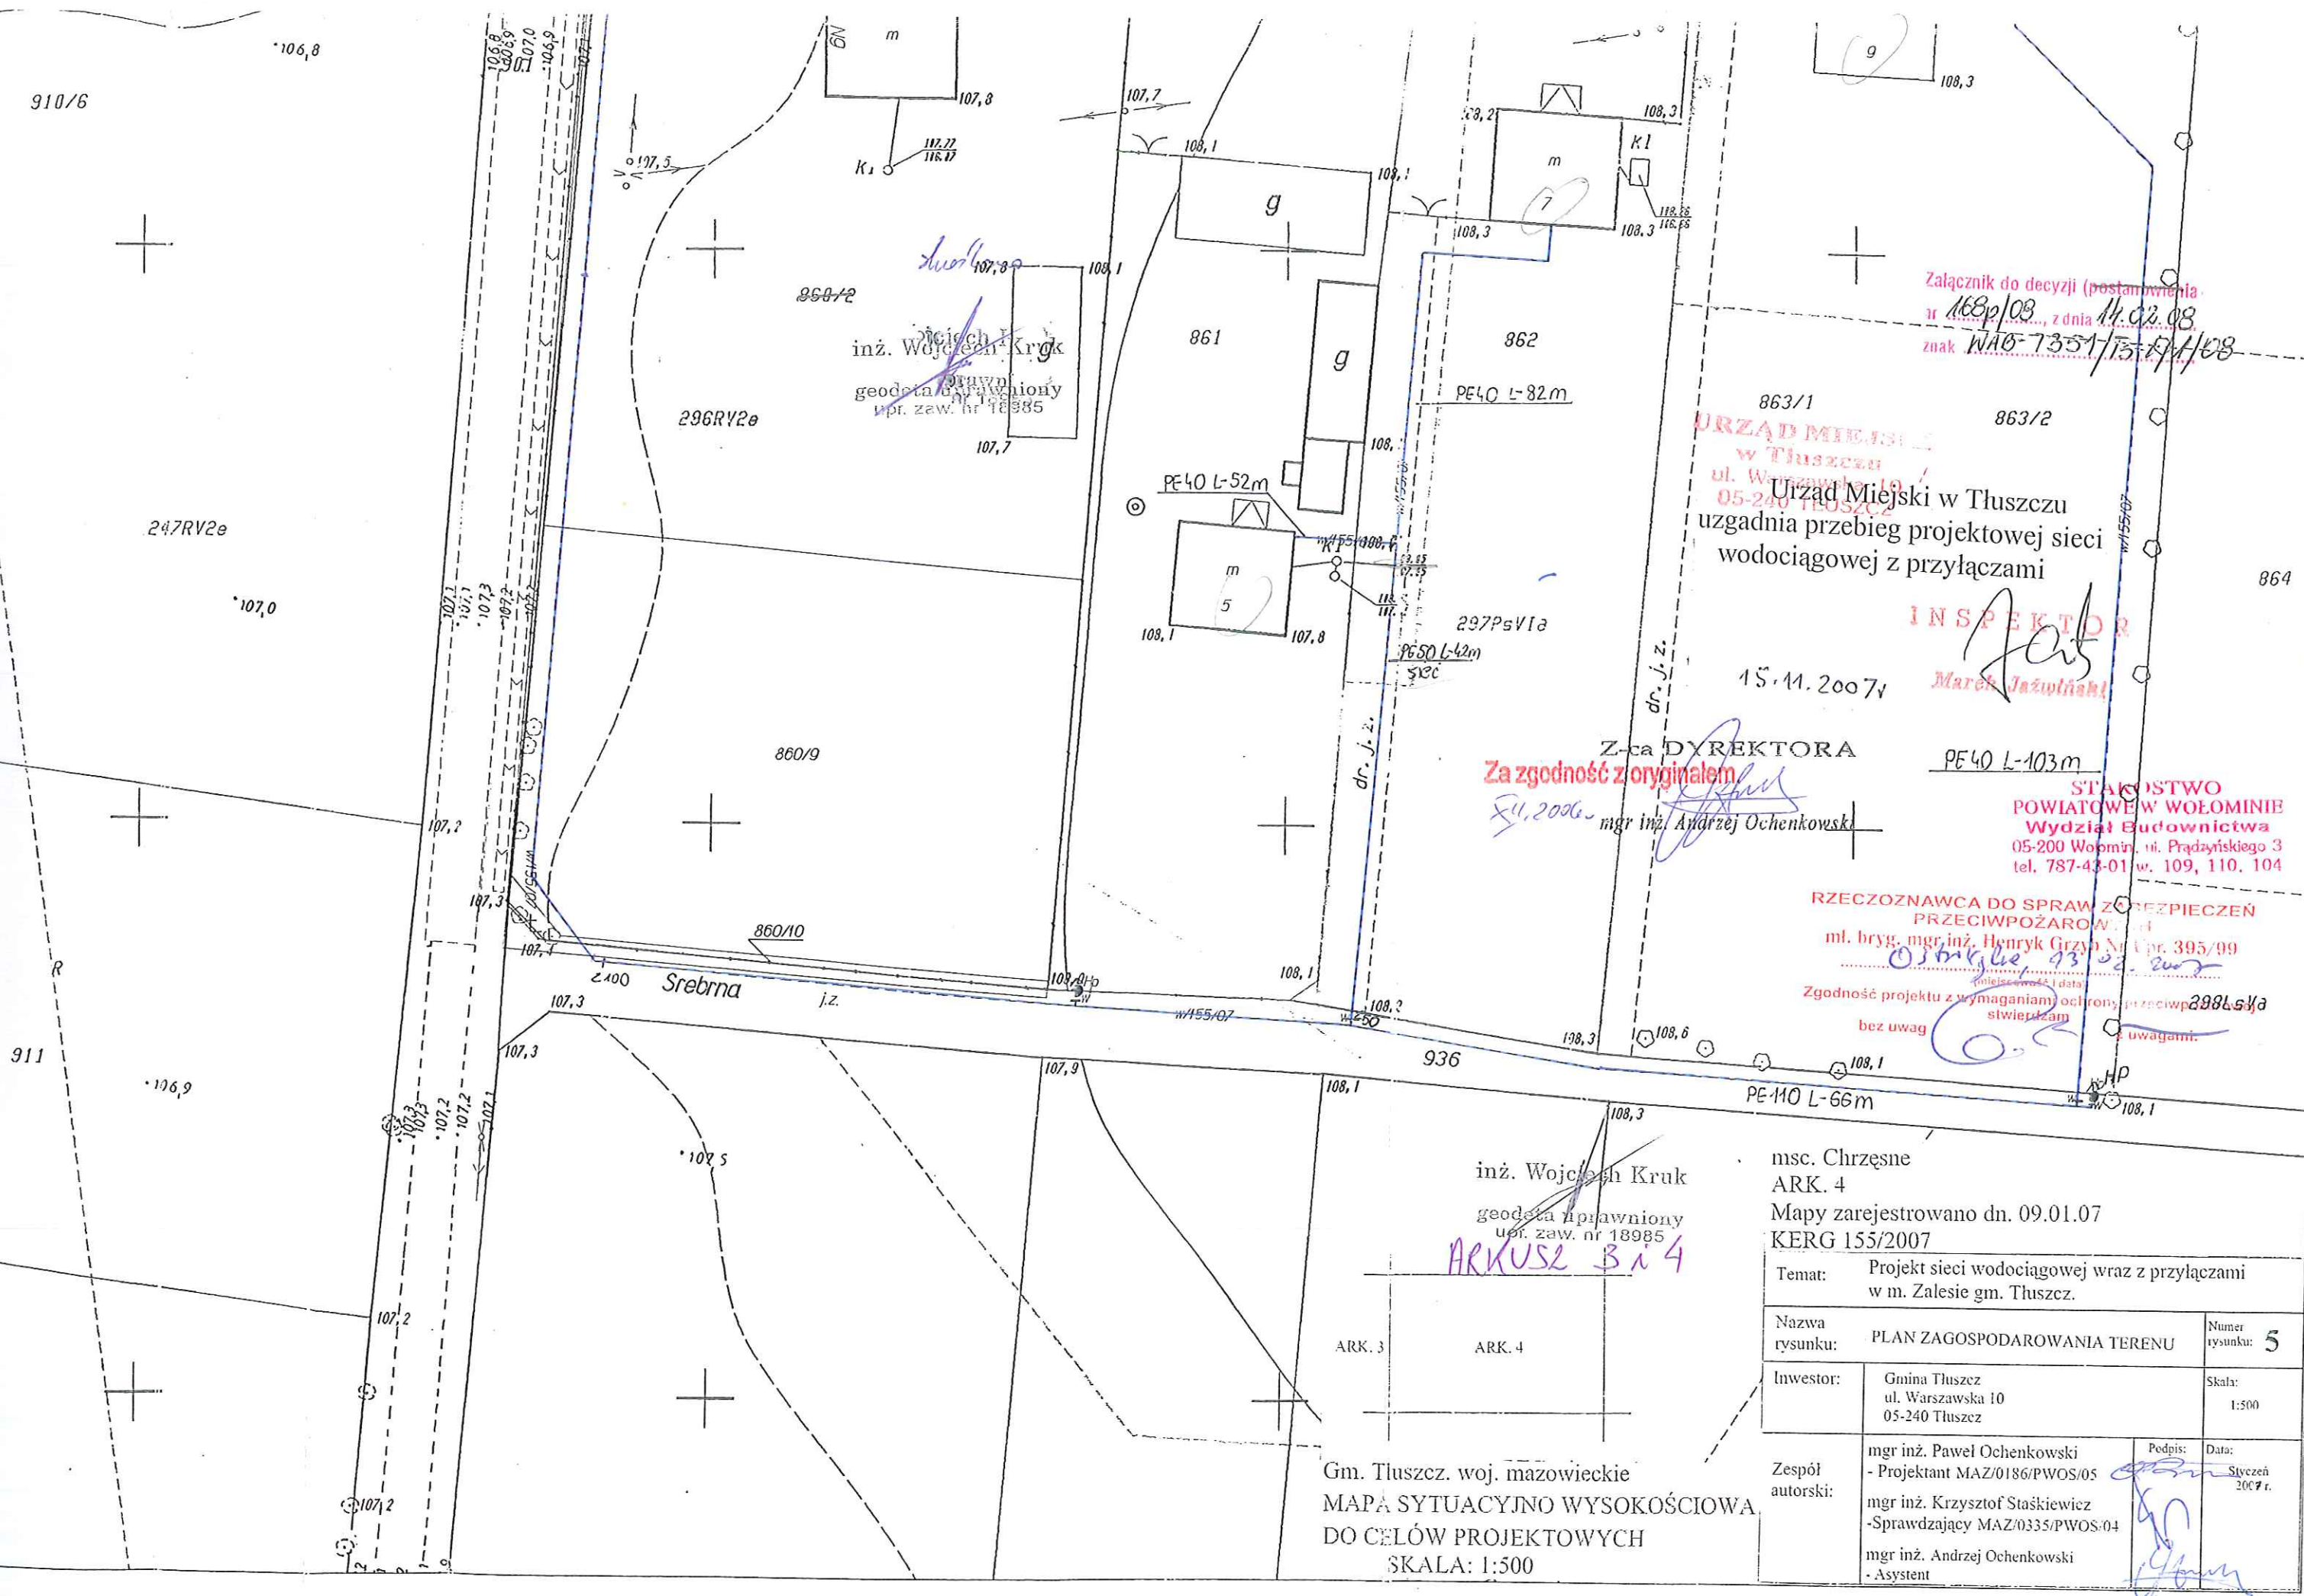

Załącznik do decyzji (postanowienia)
nr 168p/08, z dnia 14.02.08
znak WAO-7351/15-17/08

863/1 863/2
URZĄD MIEJSKI
w Tuszczu
ul. Warszawska 10
05-240 TUSZCZ
Urząd Miejski w Tuszczu
uzgadnia przebieg projektowej sieci
wodociągowej z przyłączami

INSPEKTOR
Marek Jazupiański
15.11.2007r

Z-ca DYREKTORA
mgr inż. Andrzej Ochankowski
Za zgodność z oryginałem
15.11.2007r

STANOWISKO
POWIATOWE W WOŁOMINIE
Wydział Budownictwa
05-200 Wołomin, ul. Prądzyńskiego 3
tel. 787-43-01 w. 109, 110, 104

RZECZOZNAWCA DO SPRAW Z OCHRONY PRZECIWPÓŻAROWEJ
mł. bryg. mgr inż. Henryk Grzyba
05.11.2007r
Zgodność projektu z wymaganiami ochrony przeciwpożarowej
bez uwag

inż. Wojciech Kruk
geodeta uprawniaiony
upr. zaw. nr 18985
ARKUSZ 3 i 4

ARK. 3 ARK. 4

Gm. Tuszcz. woj. mazowieckie
MAPA SYTUACYJNO WYSOKOŚCIOWA
DO CELÓW PROJEKTOWYCH
SKALA: 1:500

mśc. Chrzęsne ARK. 4 Mapy zarejestrowano dn. 09.01.07 KERG 155/2007	
Temat: Projekt sieci wodociągowej wraz z przyłączami w m. Zalesie gm. Tuszcz.	
Nazwa rysunku: PLAN ZAGOSPODAROWANIA TERENU	Numer rysunku: 5
Inwestor: Gmina Tuszcz ul. Warszawska 10 05-240 Tuszcz	Skala: 1:500
Zespół autorski:	mgr inż. Paweł Ochankowski - Projektant MAZ/0186/PWOS/05
	mgr inż. Krzysztof Stańkiewicz -Sprawdzający MAZ/0335/PWOS/04
mgr inż. Andrzej Ochankowski - Asystent	
Podpis: Data: Styczeń 2007 r.	